



LEGENDA

REDE DE ÁGUA PROJETADA

REDE DE ÁGUA EXISTENTE

MAPA DE ARTICULAÇÃO SEM ESCALA

inea

instituto estadual do ambiente

Secretaria de Ambiente e Sustentabilidade

GOVERNO DO ESTADO RIO DE JANEIRO

Rio2030

o plano de desenvolvimento sustentável

GOVERNO DO ESTADO DO RIO DE JANEIRO

SECRETARIA DE ESTADO DO AMBIENTE E SUSTENTABILIDADE

INSTITUTO ESTADUAL DO AMBIENTE

PROJETO PRELIMINAR DE REDE DE ÁGUA DA PRINCESA DAIANA II - CAMPO GRANDE



LEGENDA

REDE DE ÁGUA PROJETADA

REDE DE ÁGUA EXISTENTE

MAPA DE ARTICULAÇÃO SEM ESCALA

0	05/06/2023	EMISSÃO INICIAL
Emissão	Data	Descrição

inea

instituto estadual do ambiente

Secretaria de Ambiente e Sustentabilidade

GOVERNO DO ESTADO

RIO DE JANEIRO

Rio 2030

o plano de desenvolvimento

GOVERNO DO ESTADO DO RIO DE JANEIRO

SECRETARIA DE ESTADO DO AMBIENTE E SUSTENTABILIDADE

INSTITUTO ESTADUAL DO AMBIENTE

PROJETO PRELIMINAR DE REDE DE ÁGUA

DA PRINCESA DAIANA II - CAMPO GRANDE


SISTEMA - REDE DE ÁGUA		FOLHA
PLANTA BAIXA		02/06



DATA	AUTOR/IDENT.	NÚMERO DO DESENHO	ESCALA
05/06/2023		PRJ-1-AGUA-B002-DE-R00	1/500




LEGENDA	
---	REDE DE ÁGUA PROJETADA
---	REDE DE ÁGUA EXISTENTE

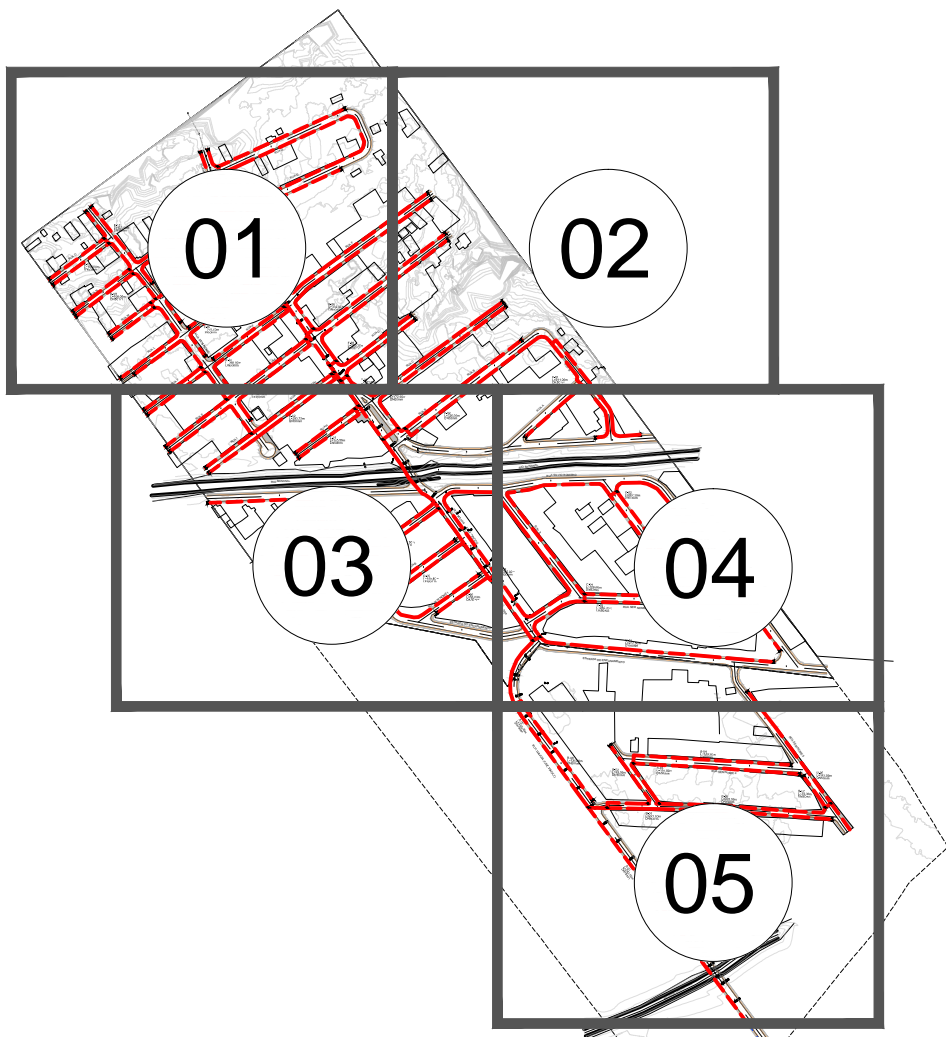MAPA DE ARTICULAÇÃO SEM ESCALA




0	05/06/2023	EMIÇÃO INICIAL	
Emissão	Data	Descrição	
<div><div><div><div>inea</div><div>instituto estadual do ambiente</div></div><div><div>Secretaria de Ambiente e Sustentabilidade</div></div><div><div>GOVERNO DO ESTADO DO RIO DE JANEIRO</div></div><div><div></div></div></div></div>			
GOVERNO DO ESTADO DO RIO DE JANEIRO SECRETARIA DE ESTADO DO AMBIENTE E SUSTENTABILIDADE INSTITUTO ESTADUAL DO AMBIENTE			
PROJETO PRELIMINAR DE REDE DE ÁGUA DA PRINCESA DAIANA II - CAMPO GRANDE			
SISTEMA - REDE DE ÁGUA PLANTA BAIXA		FOLHA 01/06	
DATA 05/06/2023	AUTOR/IDENT.	NÚMERO DO DESENHO PRJ-1-ÁGUA-B001-DE-R00	ESCALA 1/1500

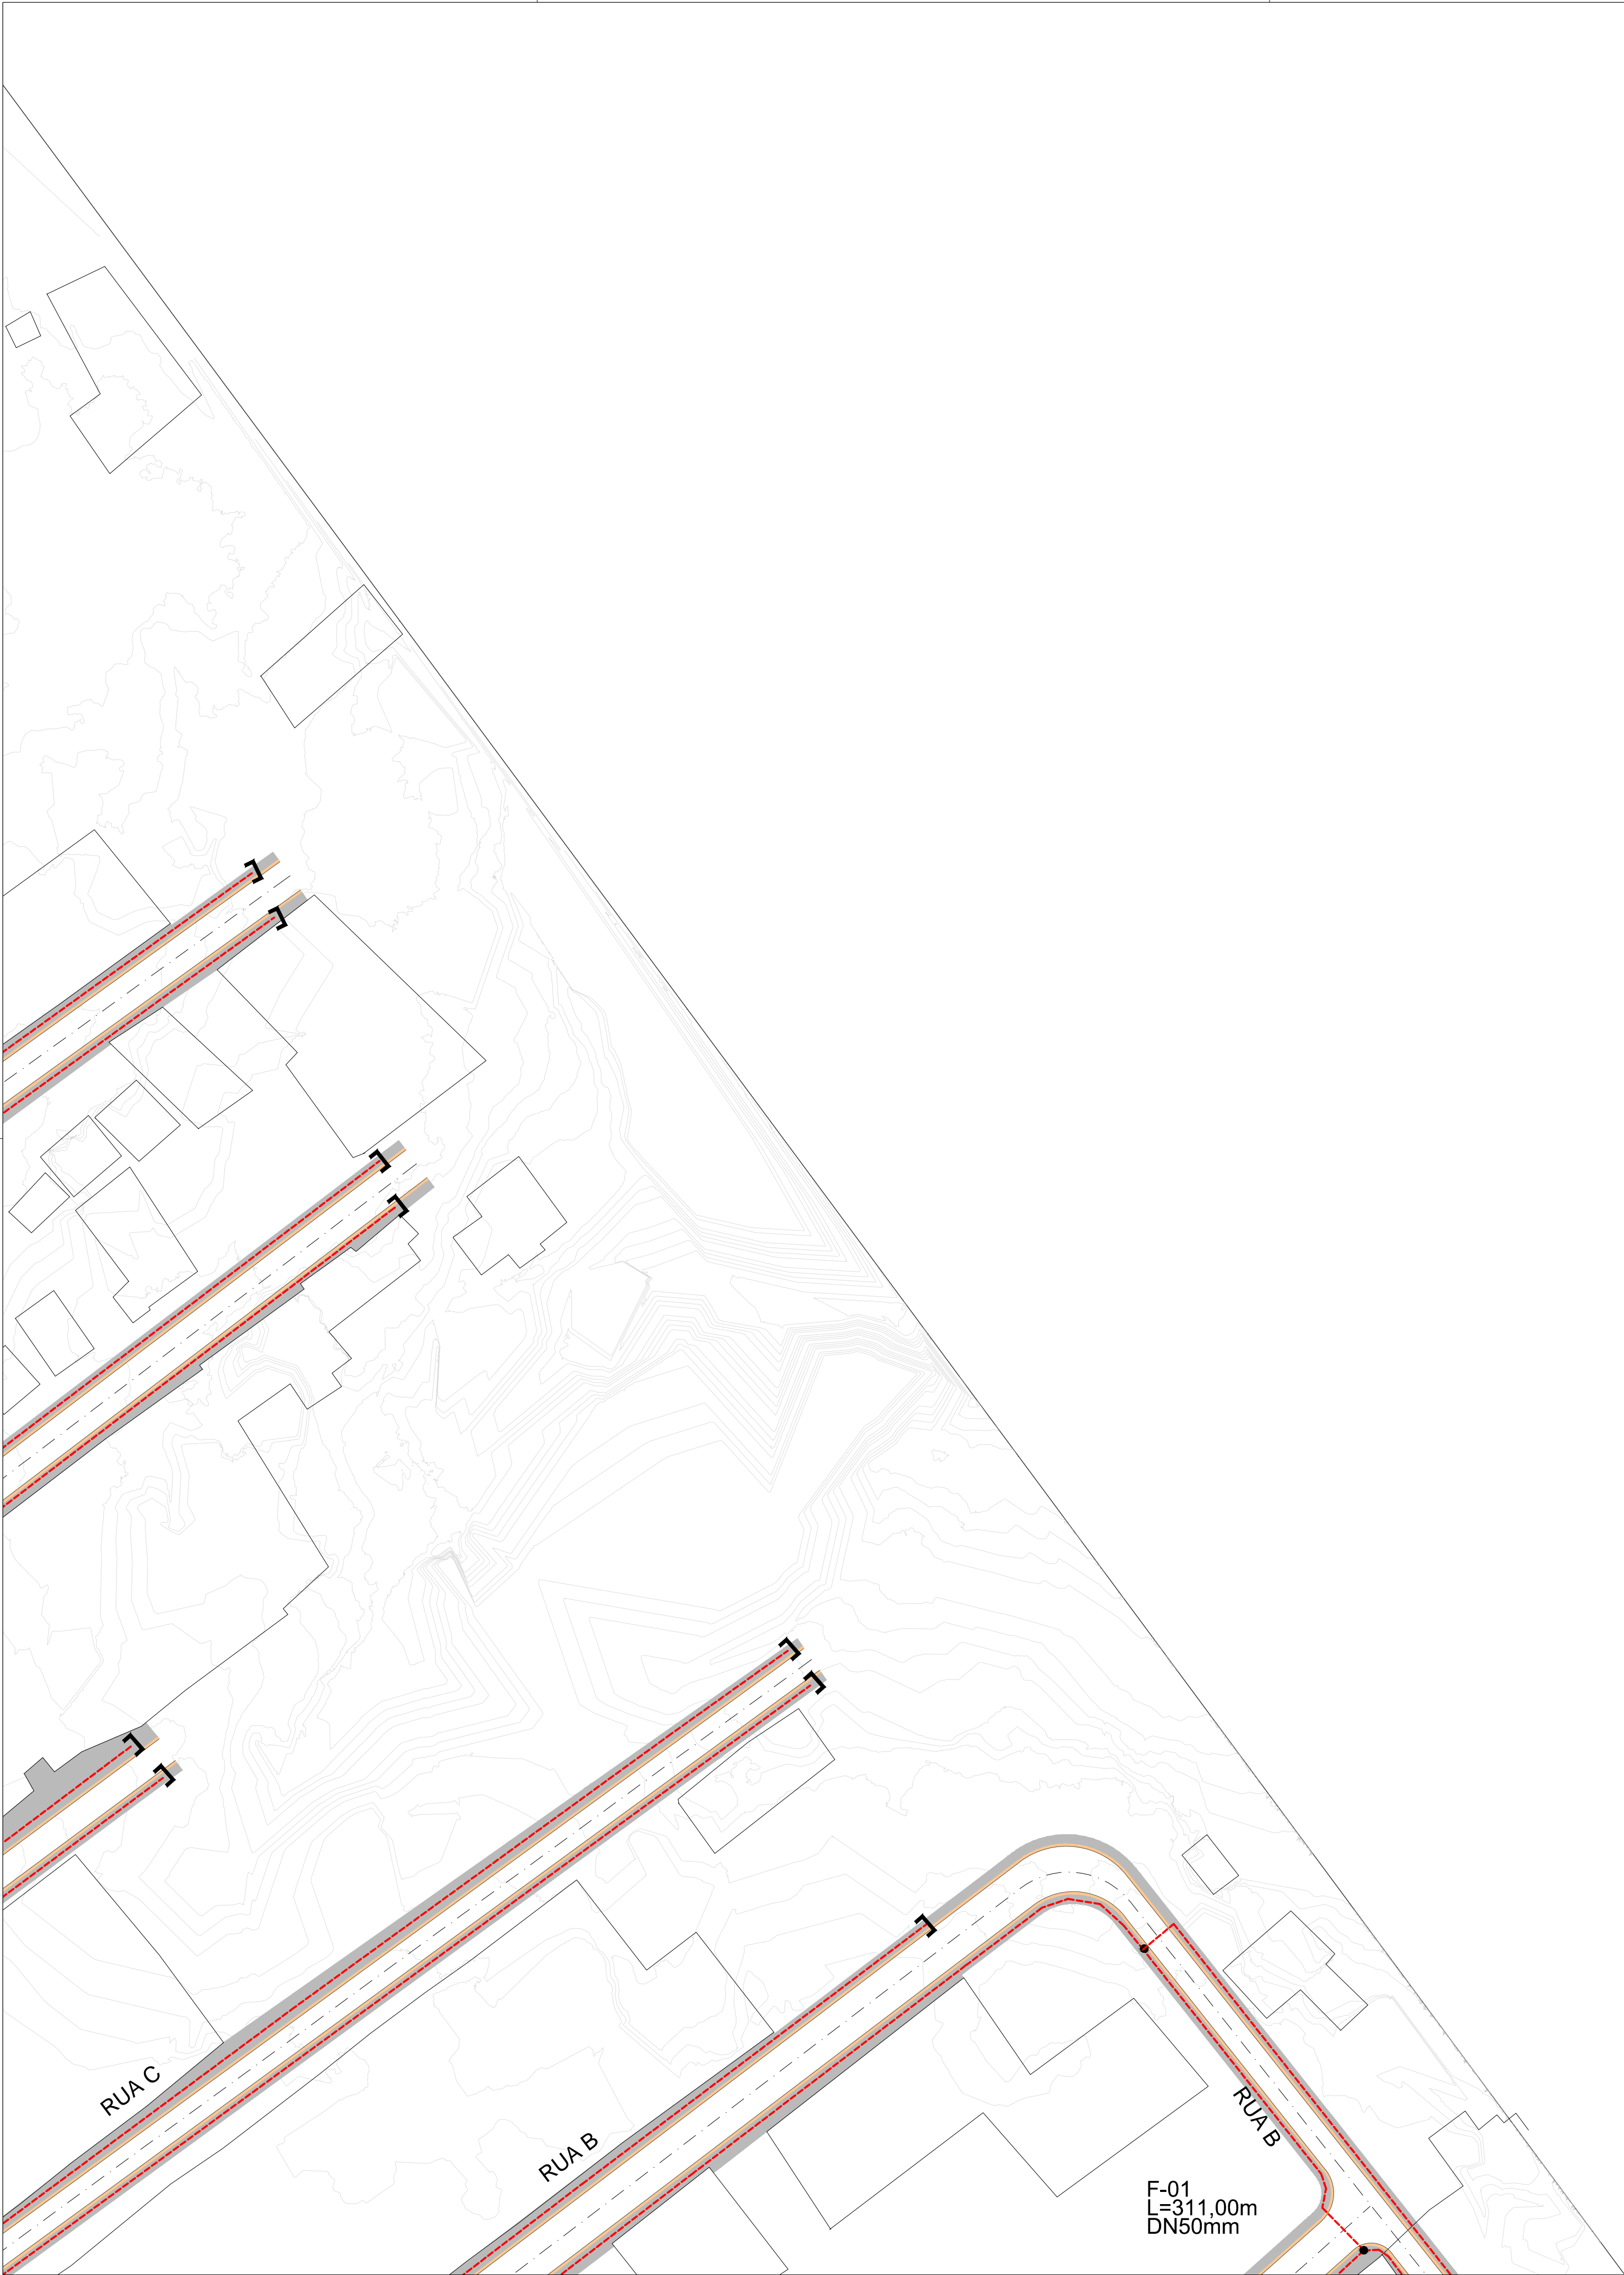

LEGENDA	
---	REDE DE ÁGUA PROJETADA
---	REDE DE ÁGUA EXISTENTE

MAPA DE ARTICULAÇÃO
SEM ESCALA

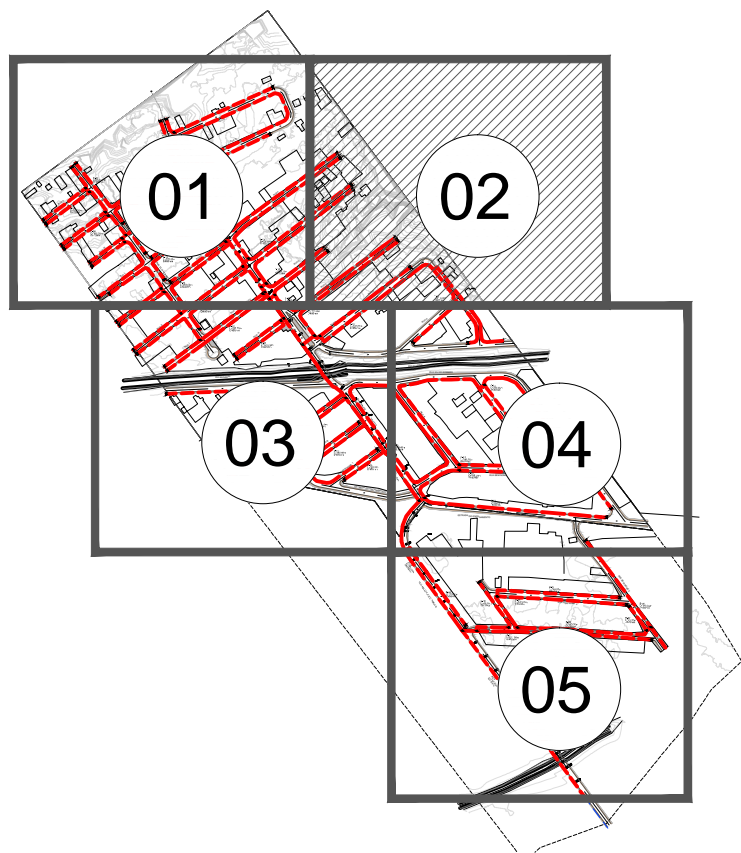





0	05/06/2023	EMIÇÃO INICIAL
Emissão	Data	Descrição
<div><div><div><div>inea</div><div>instituto estadual do ambiente</div></div><div><div>Secretaria de Ambiente e Sustentabilidade</div></div><div><div>GOVERNO DO ESTADO RIO DE JANEIRO</div></div><div><div></div></div></div><div>GOVERNO DO ESTADO DO RIO DE JANEIRO SECRETARIA DE ESTADO DO AMBIENTE E SUSTENTABILIDADE INSTITUTO ESTADUAL DO AMBIENTE</div><div>PROJETO PRELIMINAR DE REDE DE ÁGUA DA PRINCESA DAIANA II - CAMPO GRANDE</div></div>		
SISTEMA - REDE DE ÁGUA PLANTA BAIXA		FOLHA 03/06
DATA 05/06/2023	AUTOR/IDENT.	NÚMERO DO DESENHO PRJ-1-ÁGUA-B003-DE-R00
		ESCALA 1/500




LEGENDA	
	REDE DE ÁGUA PROJETADA
	REDE DE ÁGUA EXISTENTE

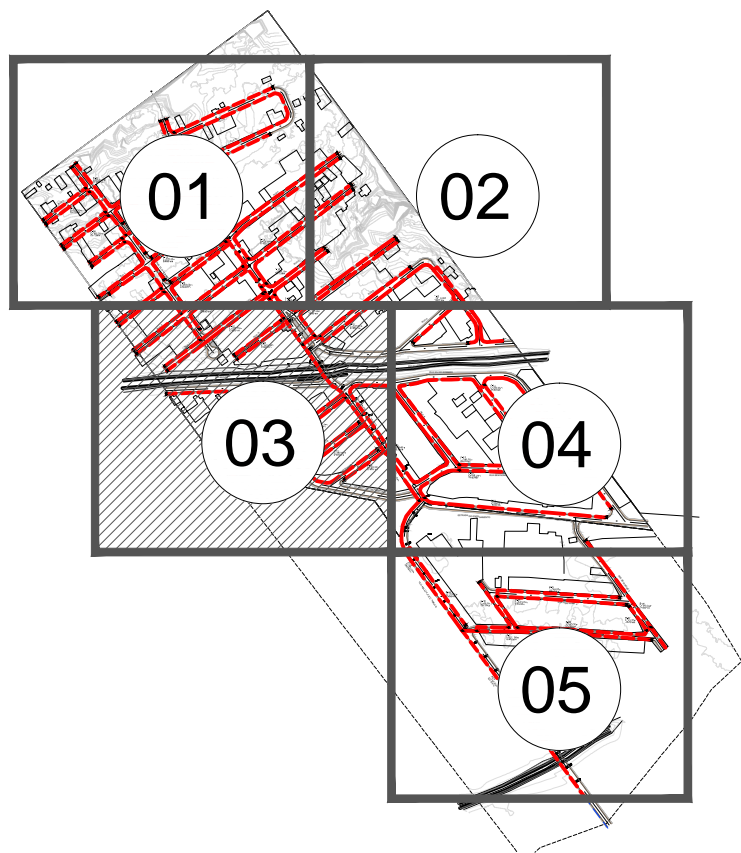MAPA DE ARTICULAÇÃO SEM ESCALA




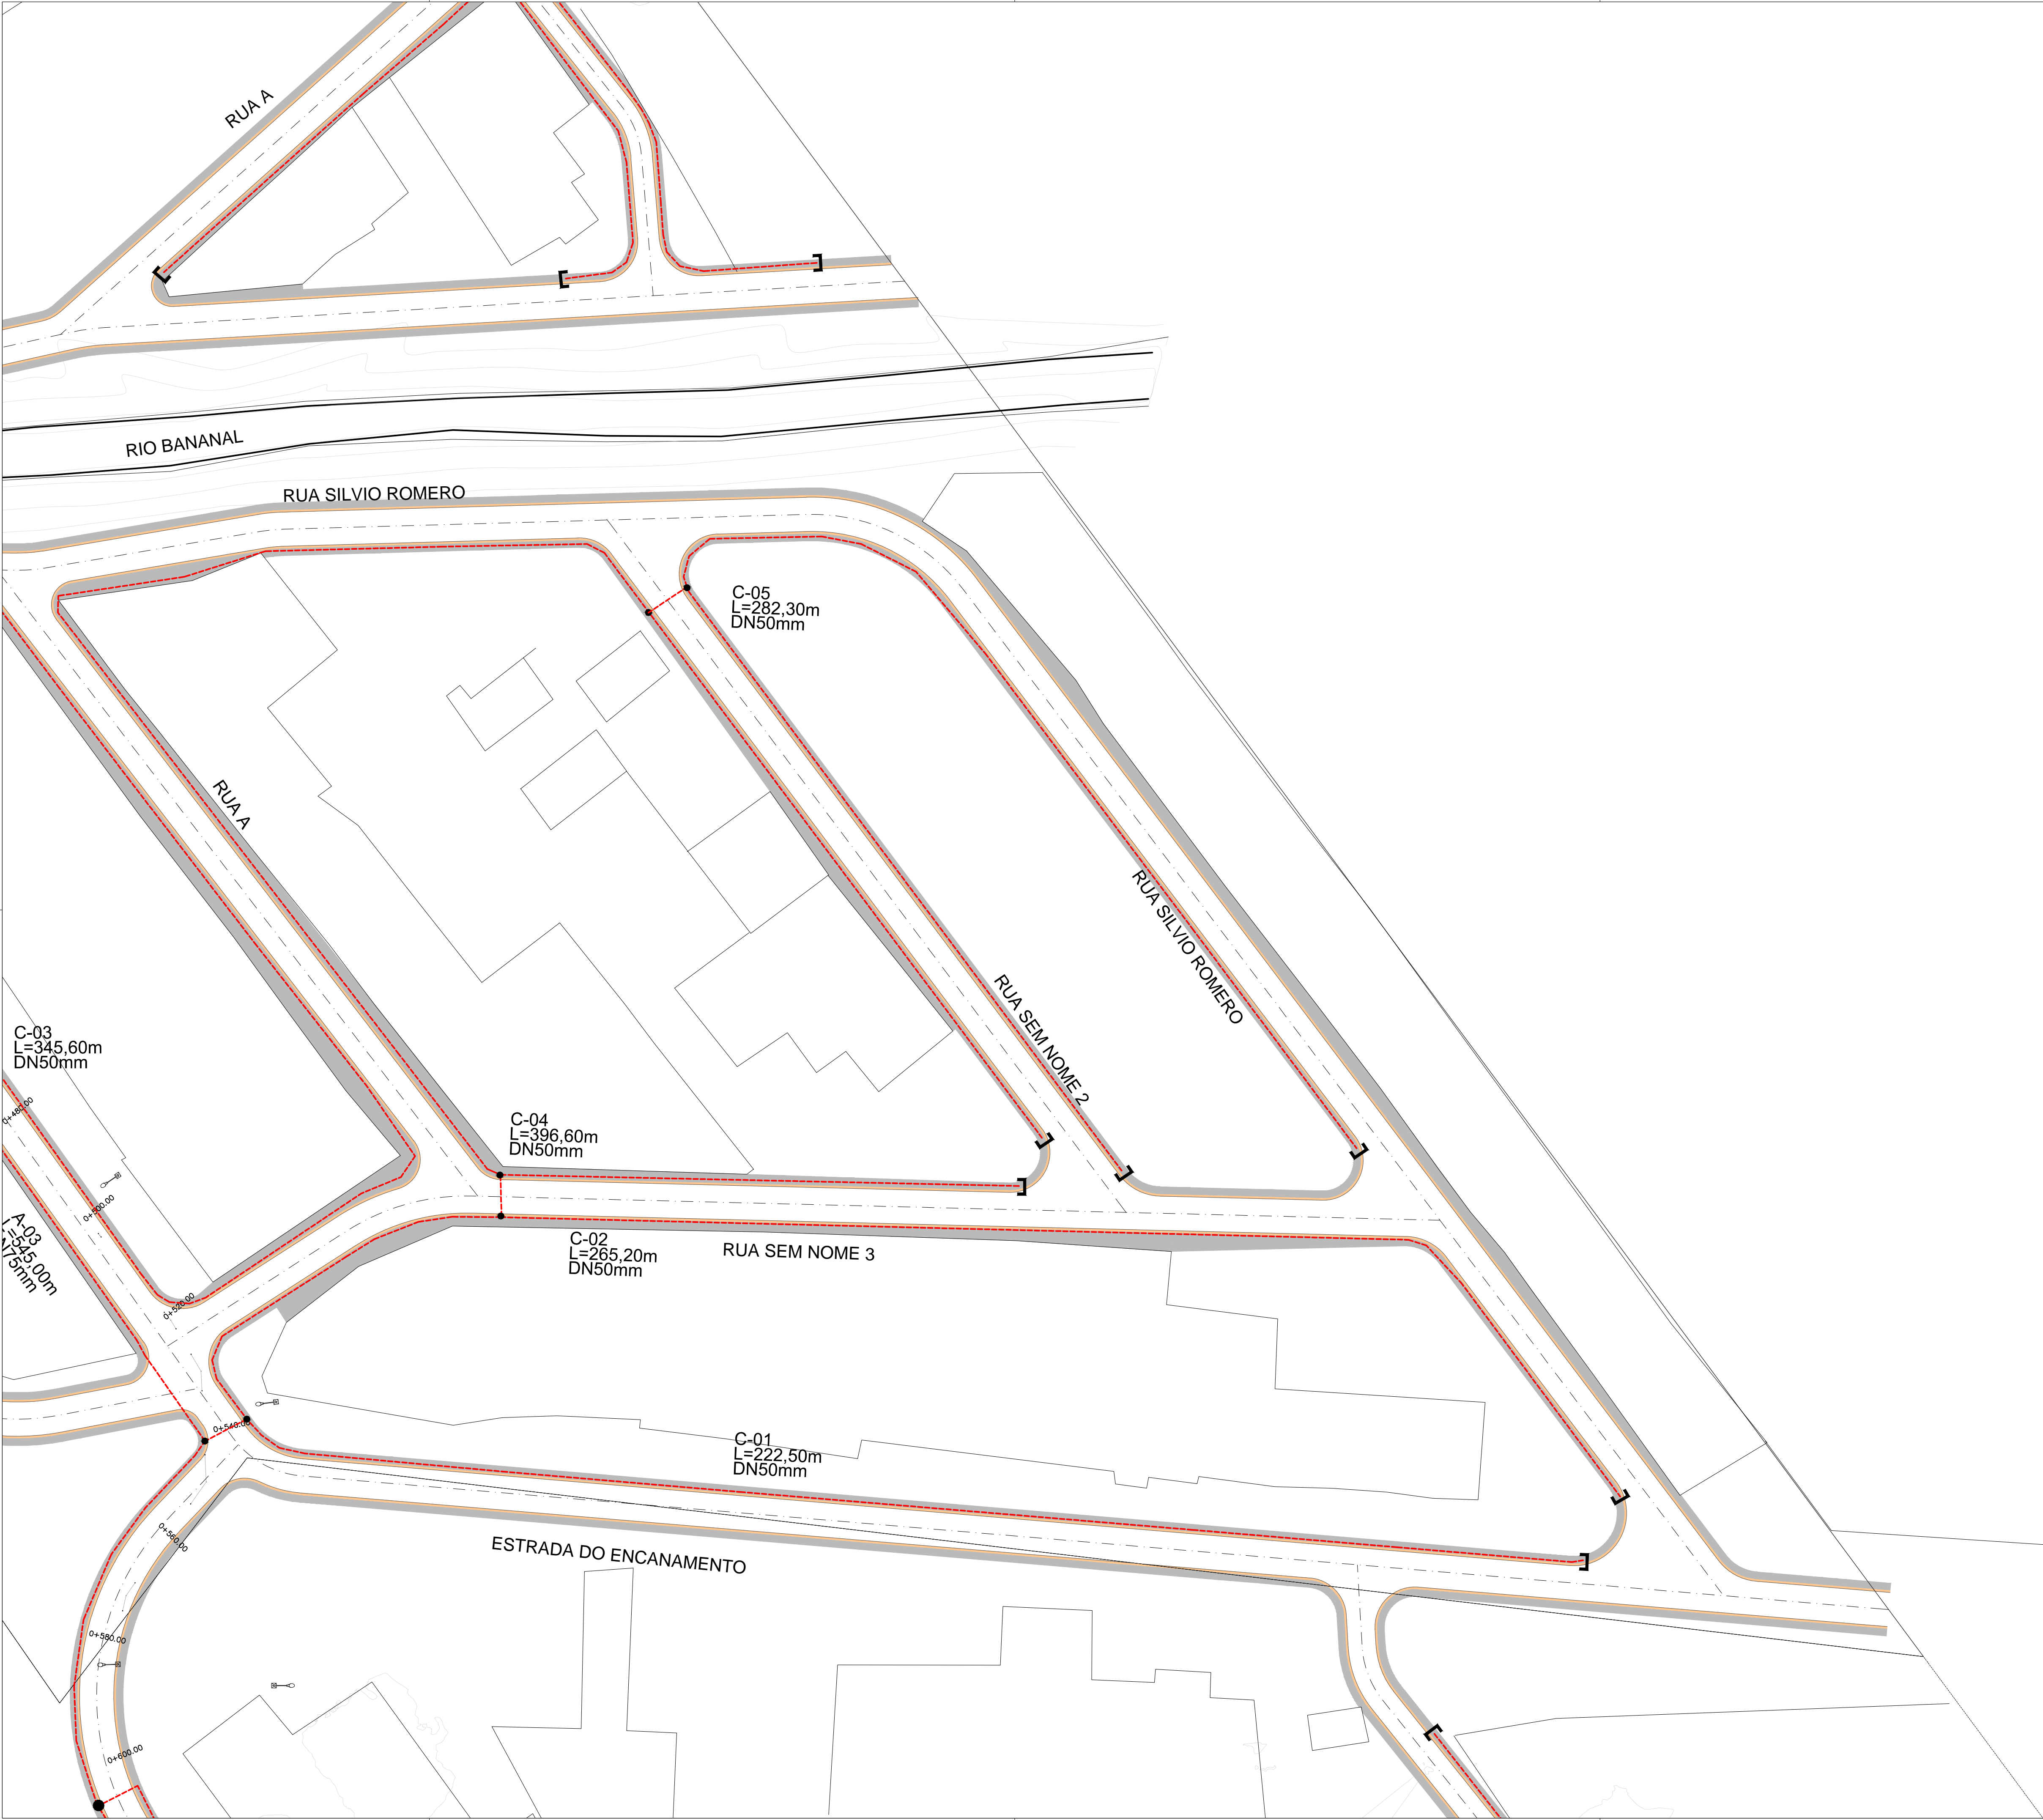

0		05/06/2023		EMIÇÃO INICIAL	
Emissão		Data		Descrição	
<div><div><div><div>inec</div><div>instituto estadual do ambiente</div></div><div><div>Secretaria de Ambiente e Sustentabilidade</div></div><div><div>GOVERNO DO ESTADO RIO DE JANEIRO</div><div></div></div></div></div>					
GOVERNO DO ESTADO DO RIO DE JANEIRO SECRETARIA DE ESTADO DO AMBIENTE E SUSTENTABILIDADE INSTITUTO ESTADUAL DO AMBIENTE					
PROJETO PRELIMINAR DE REDE DE ÁGUA DA PRINCESA DAIANA II - CAMPO GRANDE					
SISTEMA - REDE DE ÁGUA PLANTA BAIXA					FOLHA 04/06
DATA 05/06/2023	AUTOR/IDENT.		NÚMERO DO DESENHO PRJ-1-AGUA-B004-DE-R00		ESCALA 1/500



LEGENDA	
	REDE DE ÁGUA PROJETADA
	REDE DE ÁGUA EXISTENTE

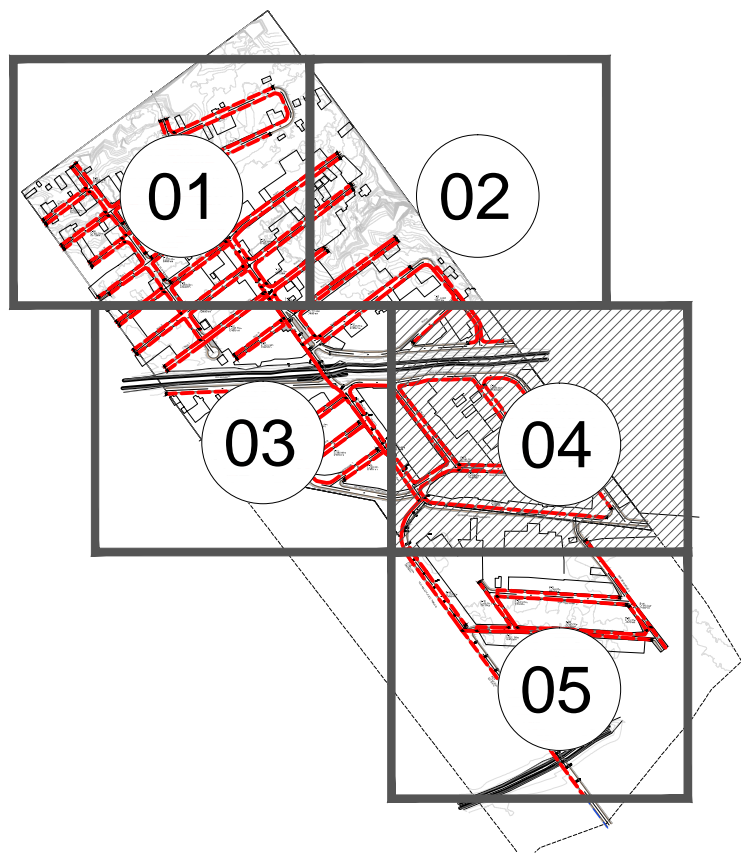MAPA DE ARTICULAÇÃO
SEM ESCALA



0		05/06/2023	EMIÇÃO INICIAL	
Emissão		Data	Descrição	
<div><div> instituto estadual do ambiente</div><div> Secretaria de Ambiente e Sustentabilidade</div><div> GOVERNO DO ESTADO RIO DE JANEIRO</div><div> Rio2030 Cidade Sustentável</div></div>				
GOVERNO DO ESTADO DO RIO DE JANEIRO SECRETARIA DE ESTADO DO AMBIENTE E SUSTENTABILIDADE INSTITUTO ESTADUAL DO AMBIENTE				
PROJETO PRELIMINAR DE REDE DE ÁGUA DA PRINCESA DAIANA II - CAMPO GRANDE				
SISTEMA - REDE DE ÁGUA PLANTA BAIXA				FOLHA 05/06
DATA 05/06/2023	AUTOR/IDENT.		NÚMERO DO DESENHO PRJ-1-AGUA-B005-DE-R00	ESCALA 1/500