

NATIONAL OIL VARCO

3

ILVA MAGDA GOMEZ

ÁREA REMANESCENTE


Matrícula: 35655

Fluke Engenharia Ltda

Fluke Engenharia Ltda

PETROBRÁS


LEGENDA:

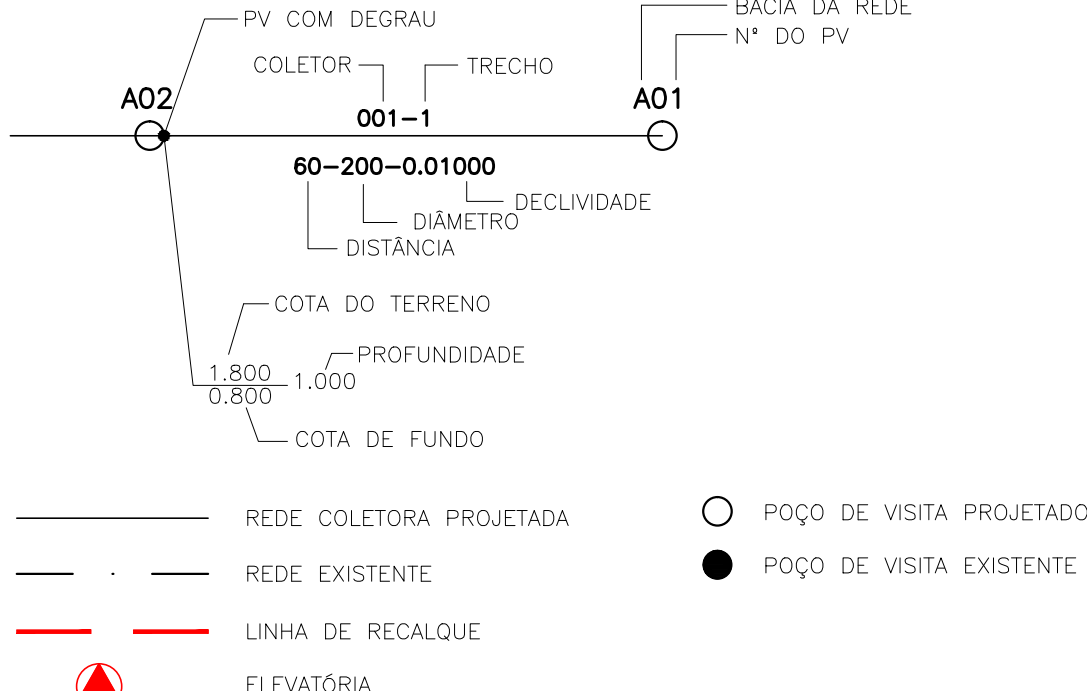

NOTA

2 - EM ESQUINA QUE NÃO FOR POSSÍVEL UTILIZAR UM ÚNICO POÇO DE VISITA (PV), EXECUTAR CONFORME O DETALHE ABAIXO, MANTENDO A MESMA DECLIVIDADE E DIÂMETRO PROJETADO.

DETALHE  
SEM ESCALA

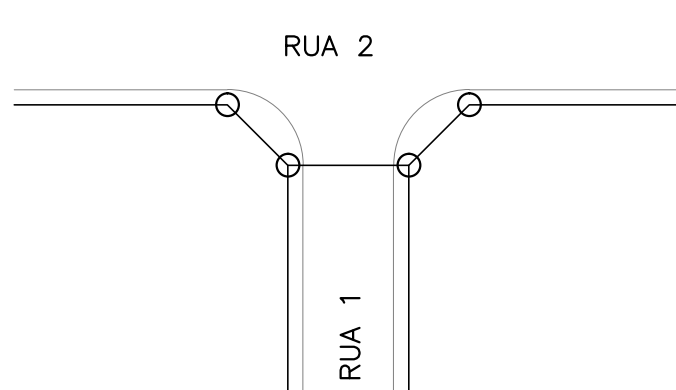

DRENAGE(800mm)

(RUA PROJETADA 2)

DRENAGEM(600mm

FTEF

	PROJETO	PLANTA BAIXA	ESPECIF.	ESGOTAMENTO SANITÁRIO
	ENDEREÇO	IMBOASSICA - MACAÉ/RJ		
	INS. MUNICIPAL	ZONA	ZI - 1	ESCALA 1:1000
PROPRIETÁRIO:	RESPONSÁVEL TÉCNICO:		DATA	Out/13
BELLAVISTA EMPREENDIMENTOS LTDA CNPJ: 15.009.603/0001-21	DRENAR ENGENHARIA LTDA CREA-RJ: 2011203213		DESENHO	CLEDSON
COMPOSIÇÃO DA PRANCHA	PRANCHA			05/07
REDE COLETORA DE ESGOTO - POLO INDUSTRIAL BELLAVISTA - EXPANSÃO				